


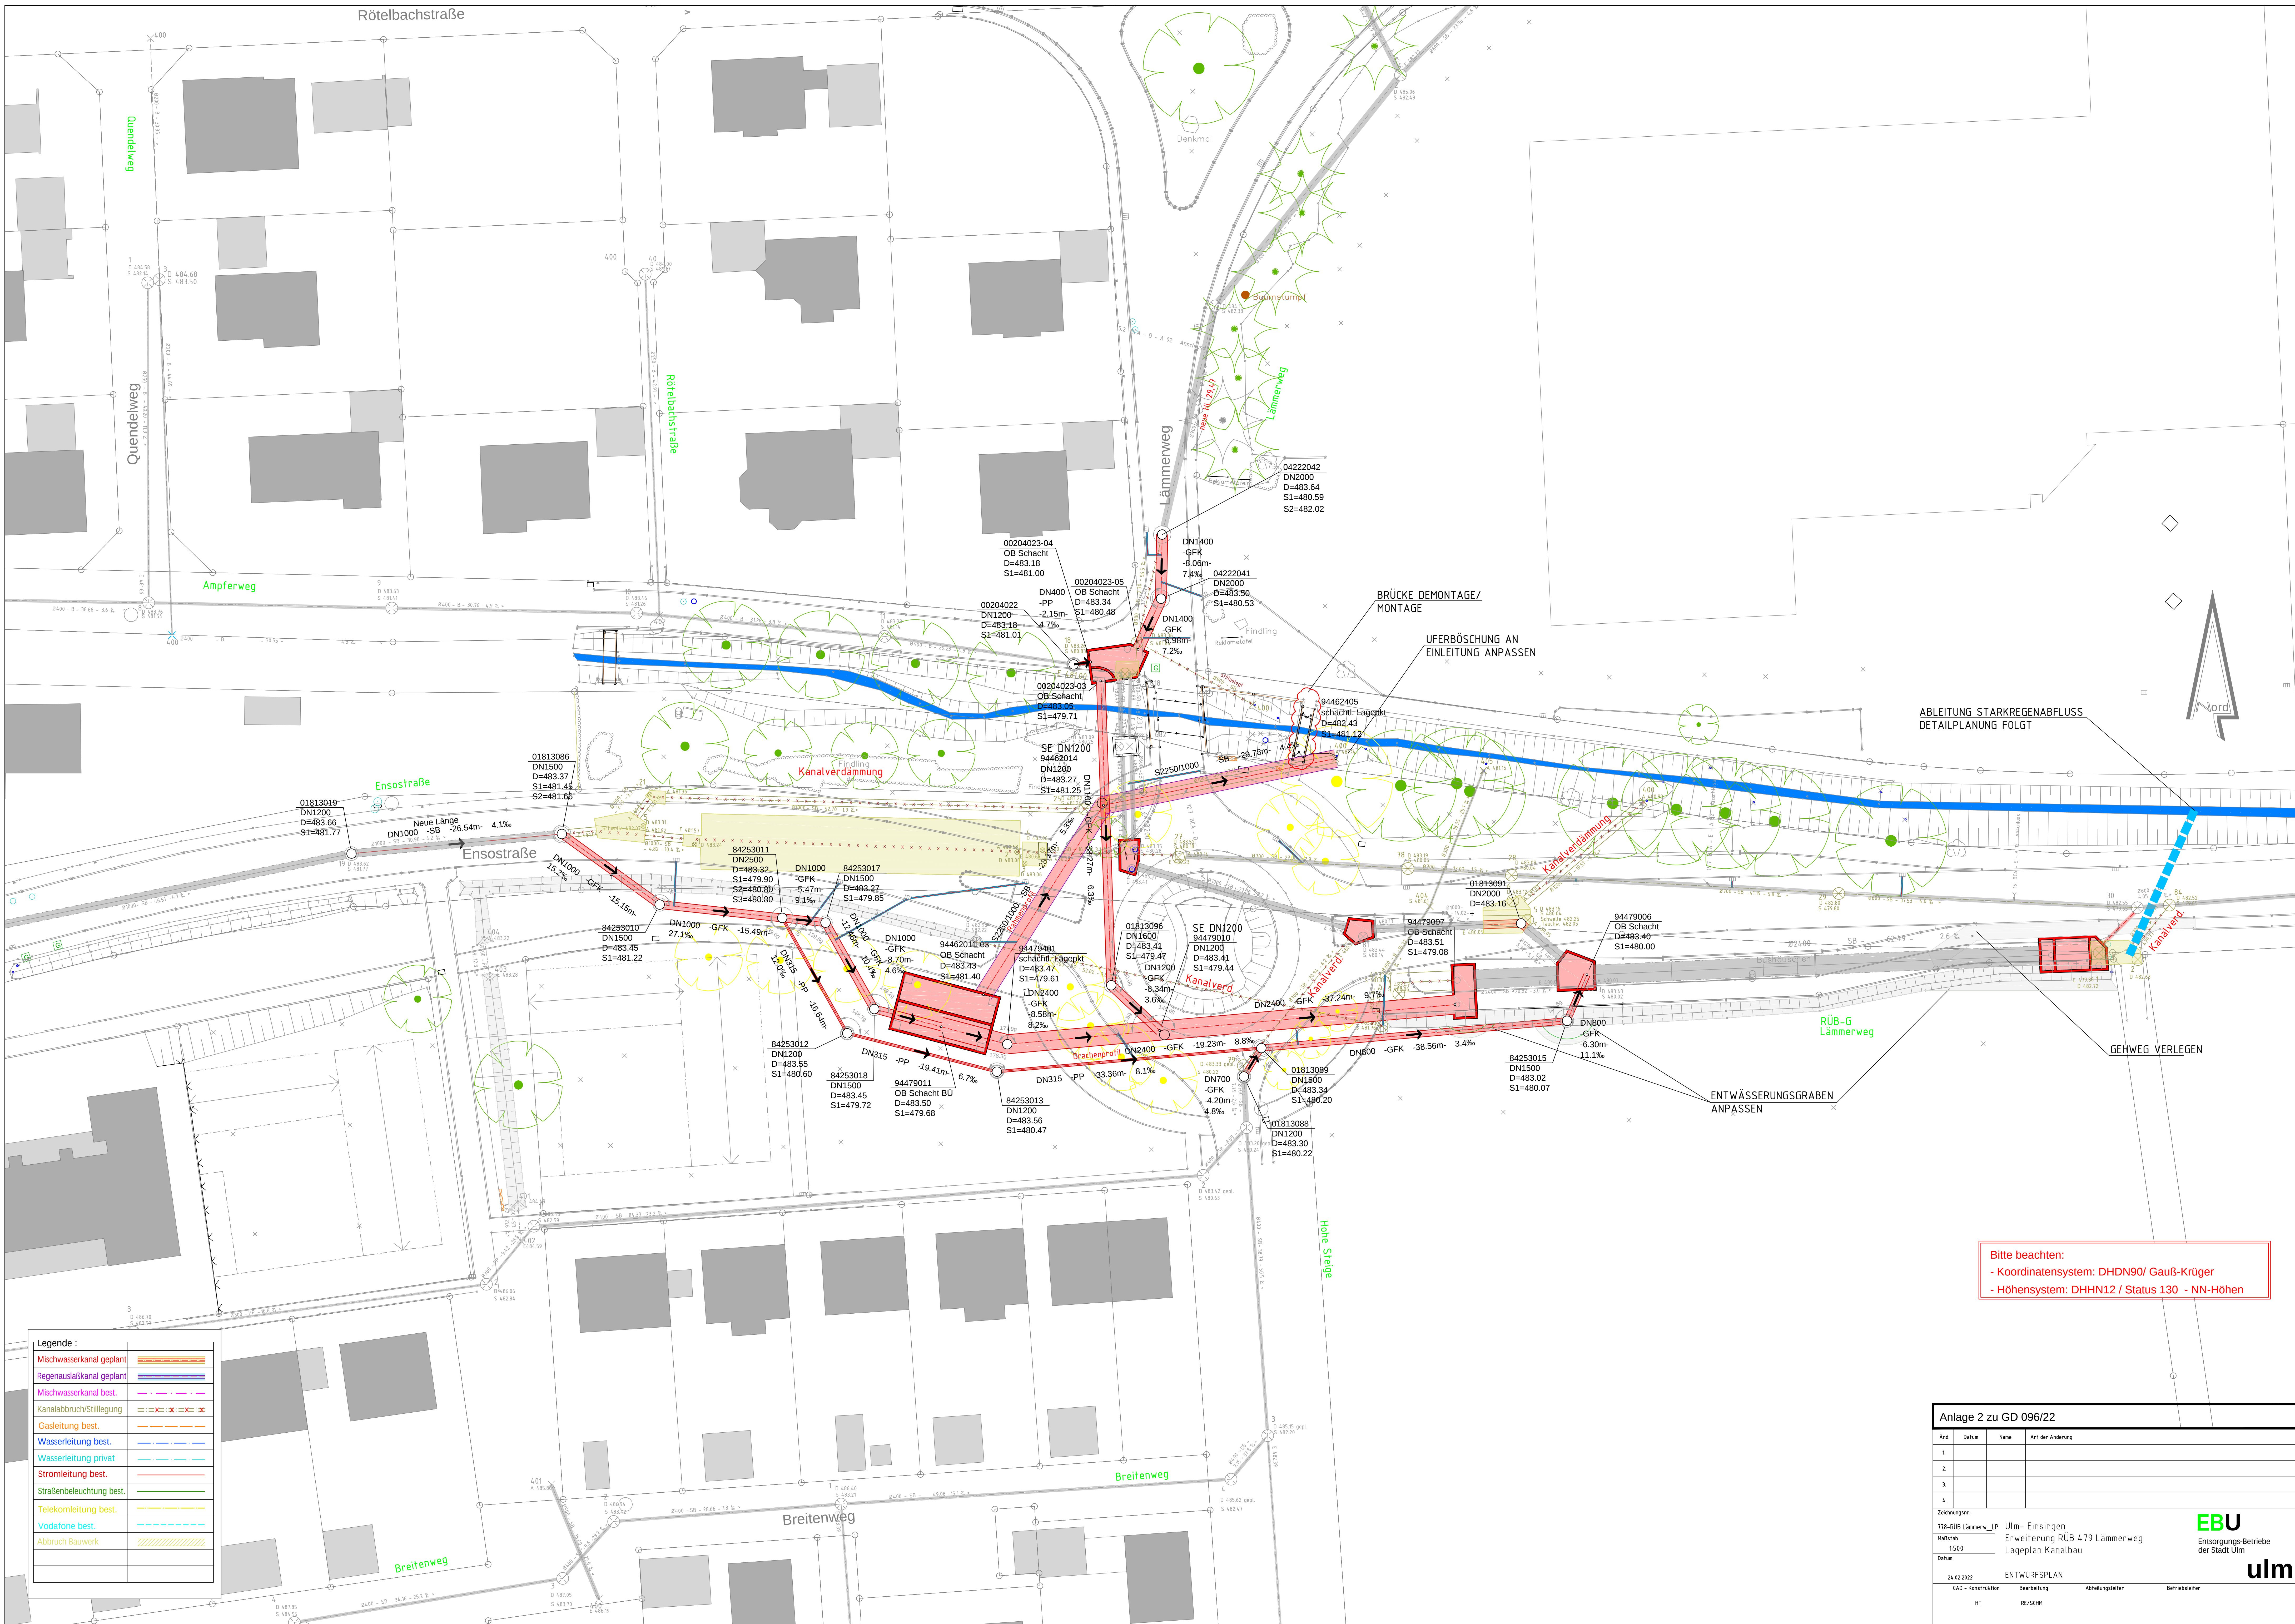

Legende :	
Mischwasserkanal geplant	
Regenablaufkanal geplant	
Mischwasserkanal best.	
Kanalabruch/Stilllegung	
Gasleitung best.	
Wasserleitung best.	
Wasserleitung privat	
Stromleitung best.	
Straßenbeleuchtung best.	
Telekomleitung best.	
Vodafone best.	
Abbruch Bauwerk	

Bitte beachten:
- Koordinatensystem: DHDN90/ Gauß-Krüger
- Höhensystem: DHHN12 / Status 130 - NN-Höhen

Anlage 2 zu GD 096/22

Änd.	Datum	Name	Art der Änderung
1.			
2.			
3.			
4.			

Zeichnung:

778-RUB Lämmerw_LP
Maßstab: 1:500
Datum: 24.02.2022

Ulm- Einsingen
Erweiterung RUB 479 Lämmerweg
Lageplan Kanalbau
ENTWURFSPLAN

HT

RE/SCHM

Abteilungsleiter

Betriebsleiter

EBU

Entsorgungs-Betriebe
der Stadt Ulm

ulm